


Załącznik do Uchwały Nr .....  
 Rady Gminy Boleszkowice  
 z dnia.....

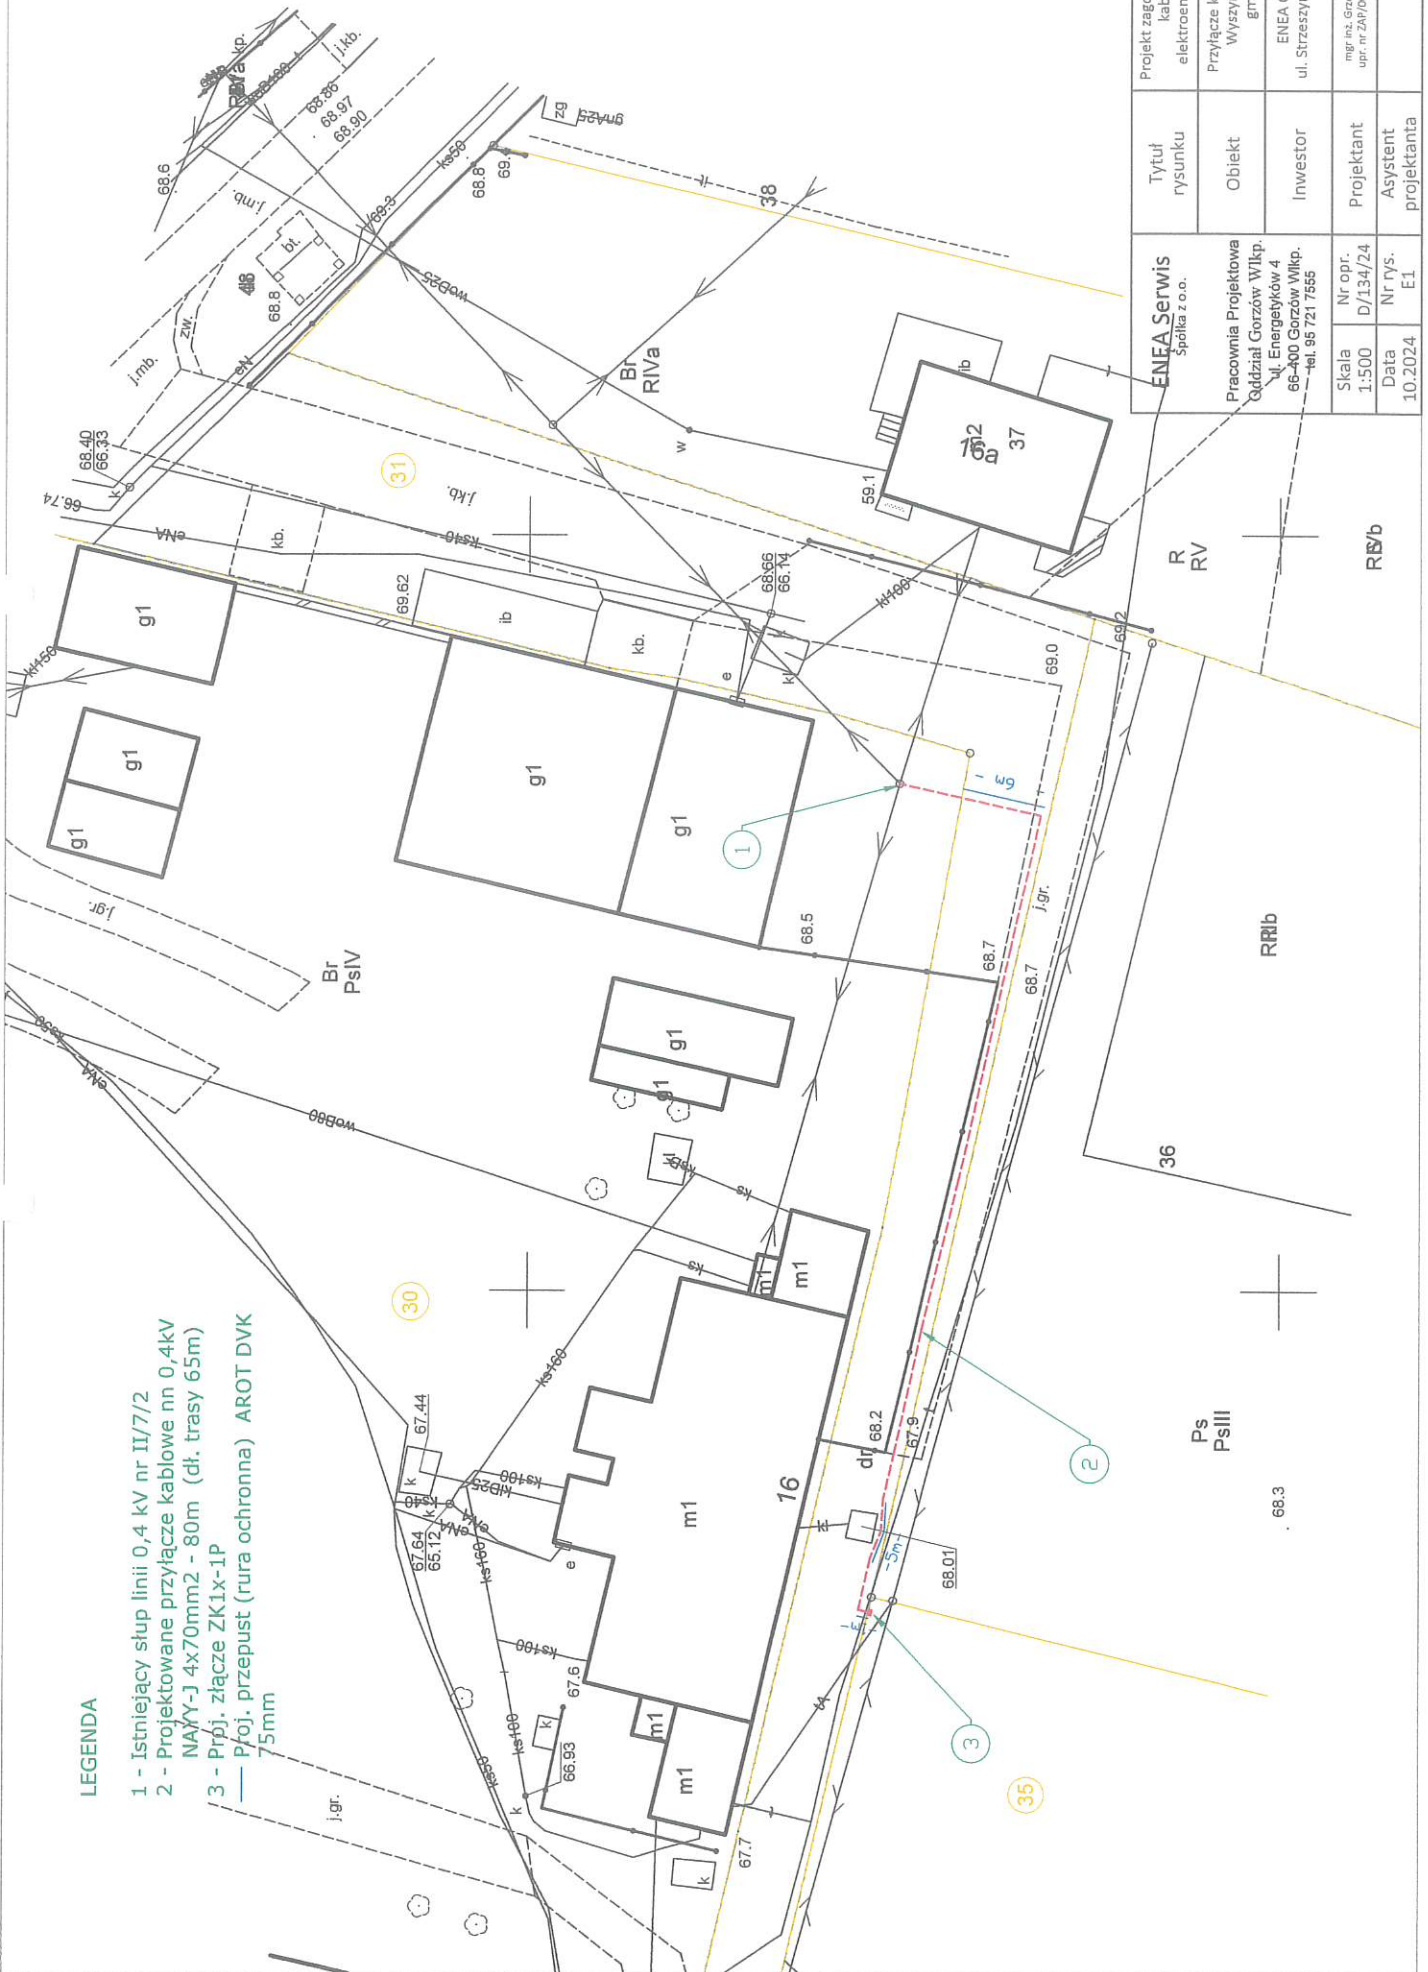

LEGENDA

- 1 - Istniejący słup linii 0,4 kV nr II/7/2
- 2 - Projektowane przyłącze kablowe nn 0,4kV NAWY-J 4x70mm<sup>2</sup> - 80m (dł. trasy 65m)
- 3 - Prpłj. złącze ZK1x-1P
- Pfoj. przepust (rura ochronna) AROT DVK 75mm

Projekt zagospodarowania terenu - kablów przyłącze elektroenergetyczne nn-0,4 kV	Tytuł rysunku	ENEA Serwis Spółka z o.o.
Przyłącze kablowe nn-0,4kV w m. Wyszyńska dz. nr 30, 31., 35 gm. Boleszkowice	Obiekt	Pracownia Projektowa Górzów Wlkp. ul. Energetyków 4 66-400 Górzów Wlkp. tel. 95 721 7555
ENEA Operator Sp. z o.o. ul. Strzeszyńska 58, 60-479 Poznań	Inwestor	R
mgr inż. Grzegorz Dąbski upr. nr ZAP/0059/POCE/05	Projektant	RV
	Asystent projektanta	RR1b
		36
		Ps PsIII
		66.3
		RS/b

Skala 1:500	Nr opr. D/134/24
Data 10.2024	Nr rys. E1